

P0707 PE-A100-PP R7

## SERIE A100 - PLANTAS GENERALES Y SUA **PLANTA BAJA**


---

ESCALA: 1/100

NOVIEMBRE 2018

# PROYECTO DE EJECUCIÓN PARA AMPLIACIÓN DE EQUIPAMIENTO EDUCATIVO PRIVADO PARA RESIDENCIA DE ESTUDIANTES EN PARCELA DOTACIONAL

RESIDENCIA DE ESTUDIANTES  
Avda/ Comandante Franco, Nº 6 Madrid

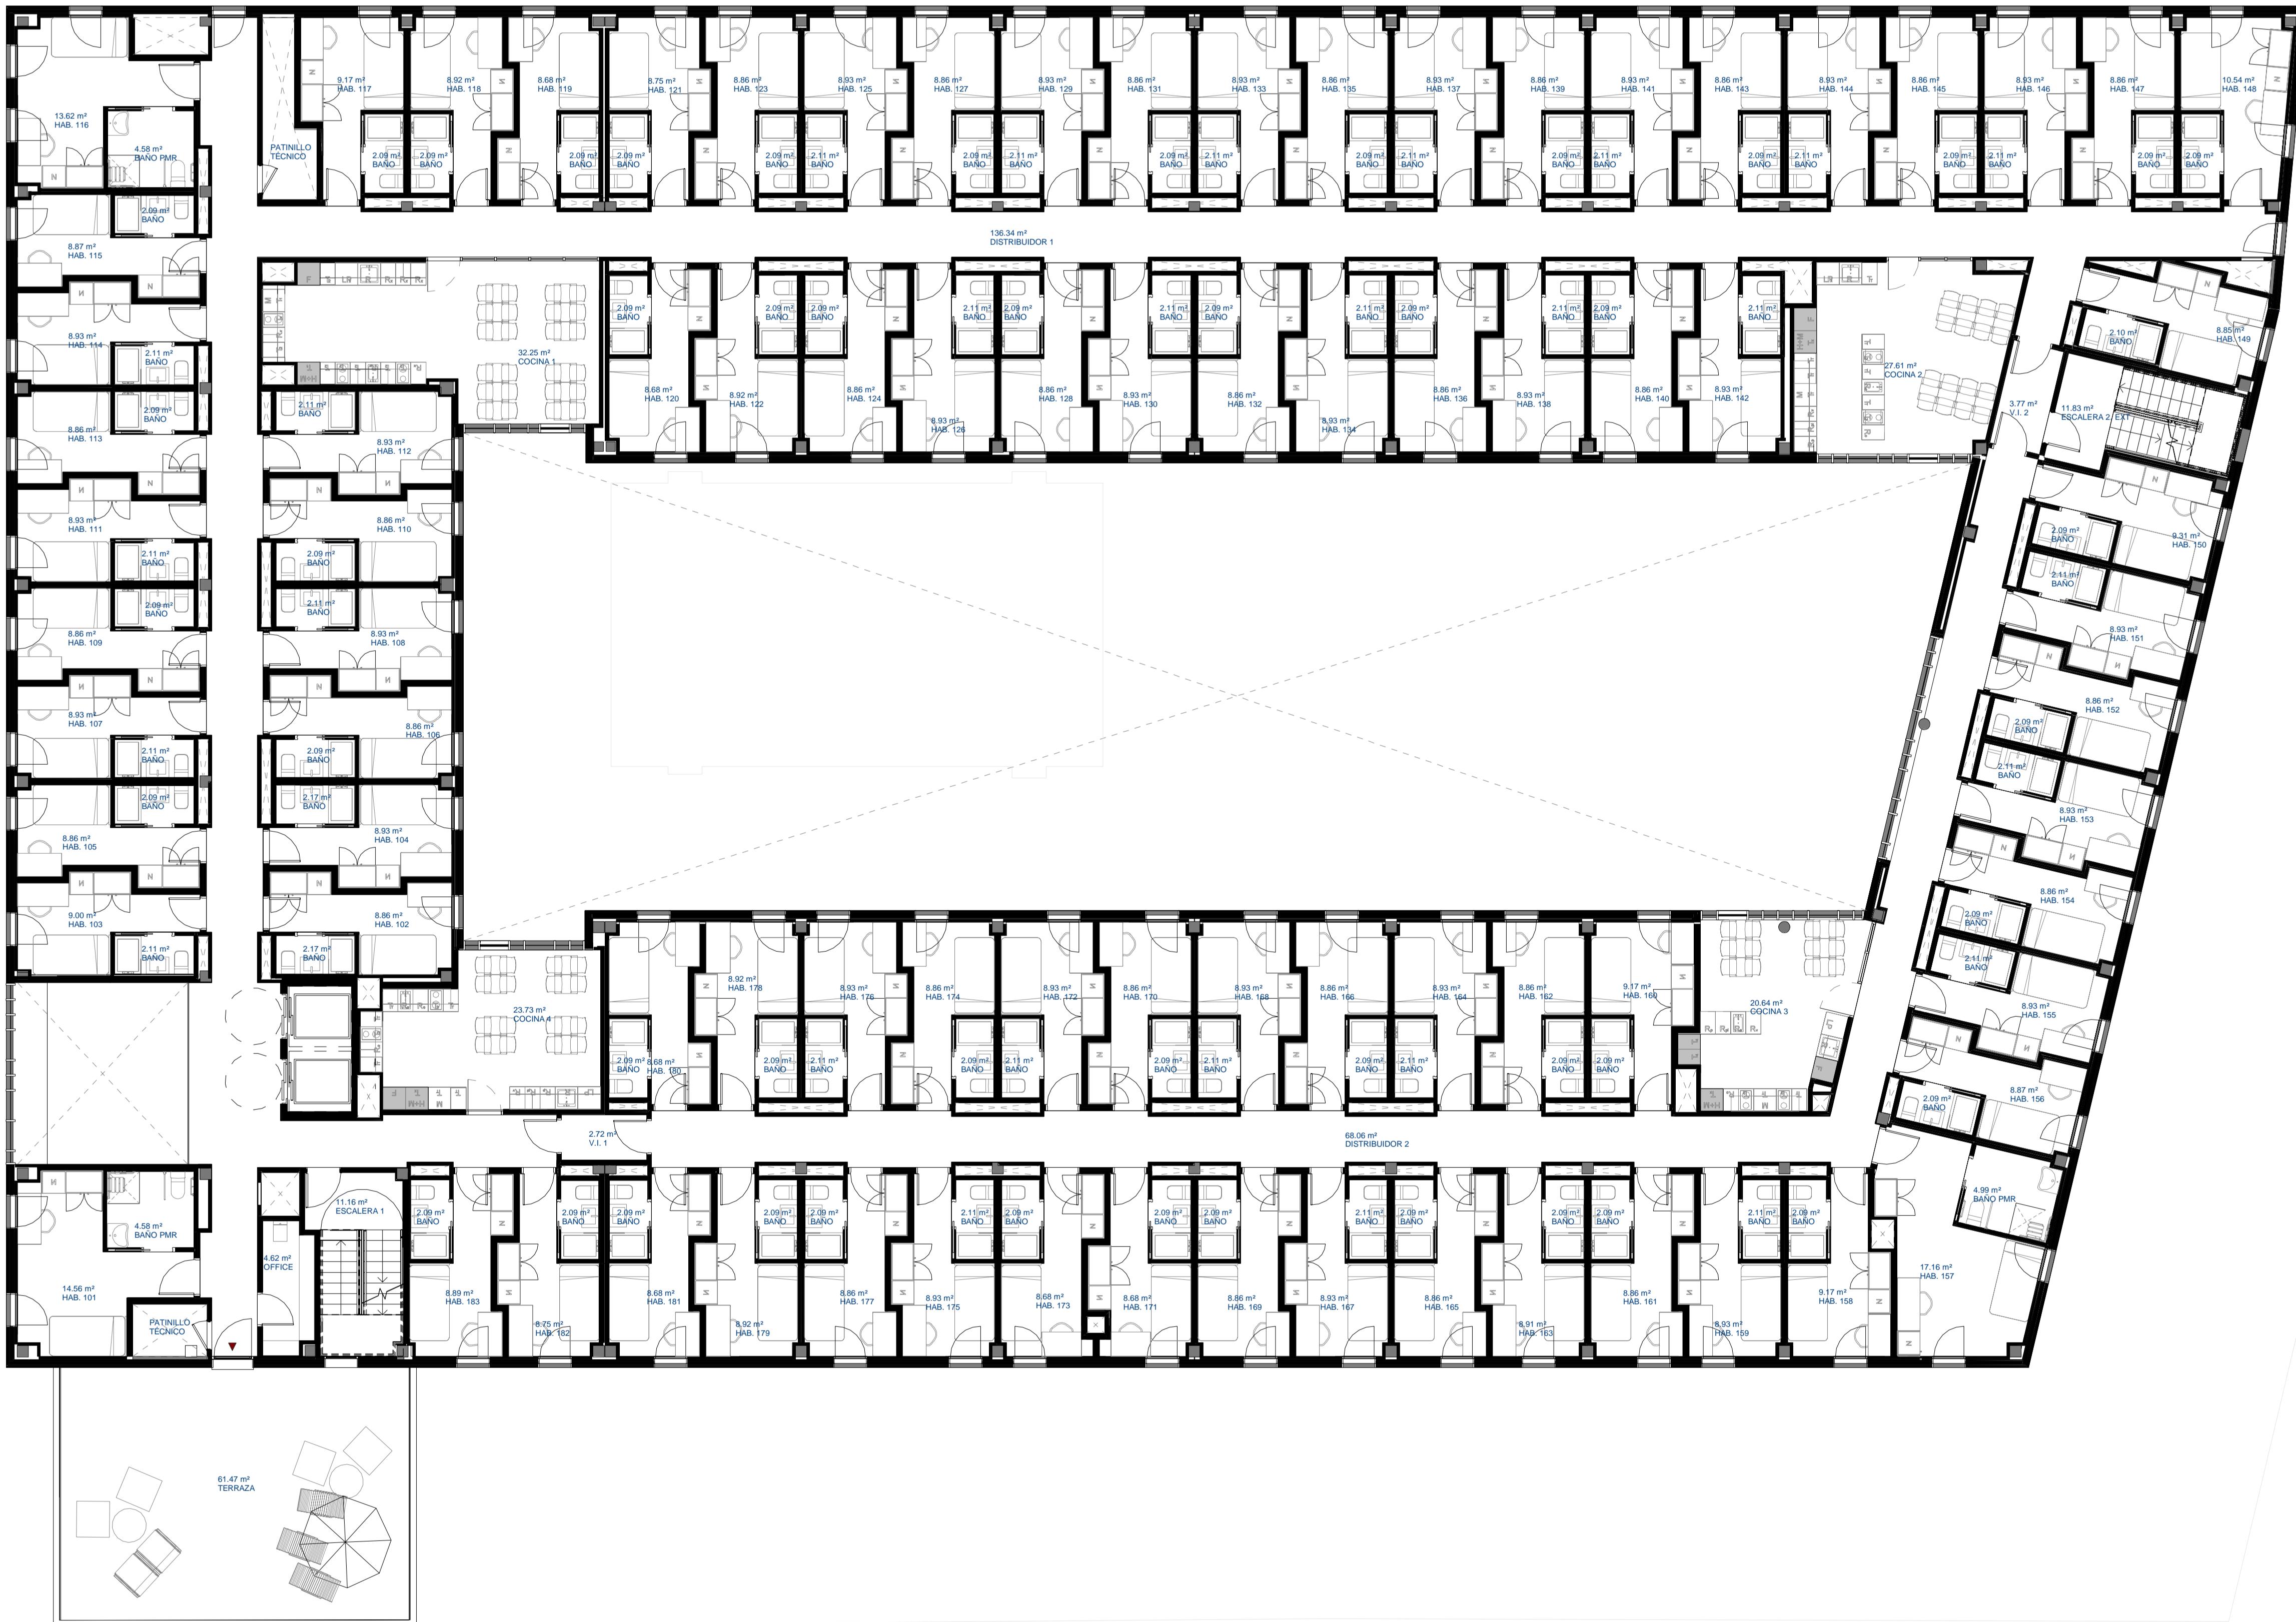

P0707 PE-A101-PP R6


SERIE A100 - PLANTAS GENERALES Y SUA  
PLANTA PRIMERA

ESCALA: 1/100

NOVIEMBRE 2018


PROYECTO DE EJECUCIÓN PARA  
AMPLIACIÓN DE EQUIPAMIENTO  
EDUCATIVO PRIVADO PARA  
RESIDENCIA DE ESTUDIANTES EN  
PARCELA DOTACIONAL

RESIDENCIA DE ESTUDIANTES  
Avda/ Comandante Franco, Nº 6 Madrid

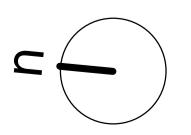

MORPH  
ARCHITECTURE MEETS ENGINEERING S.L.P.



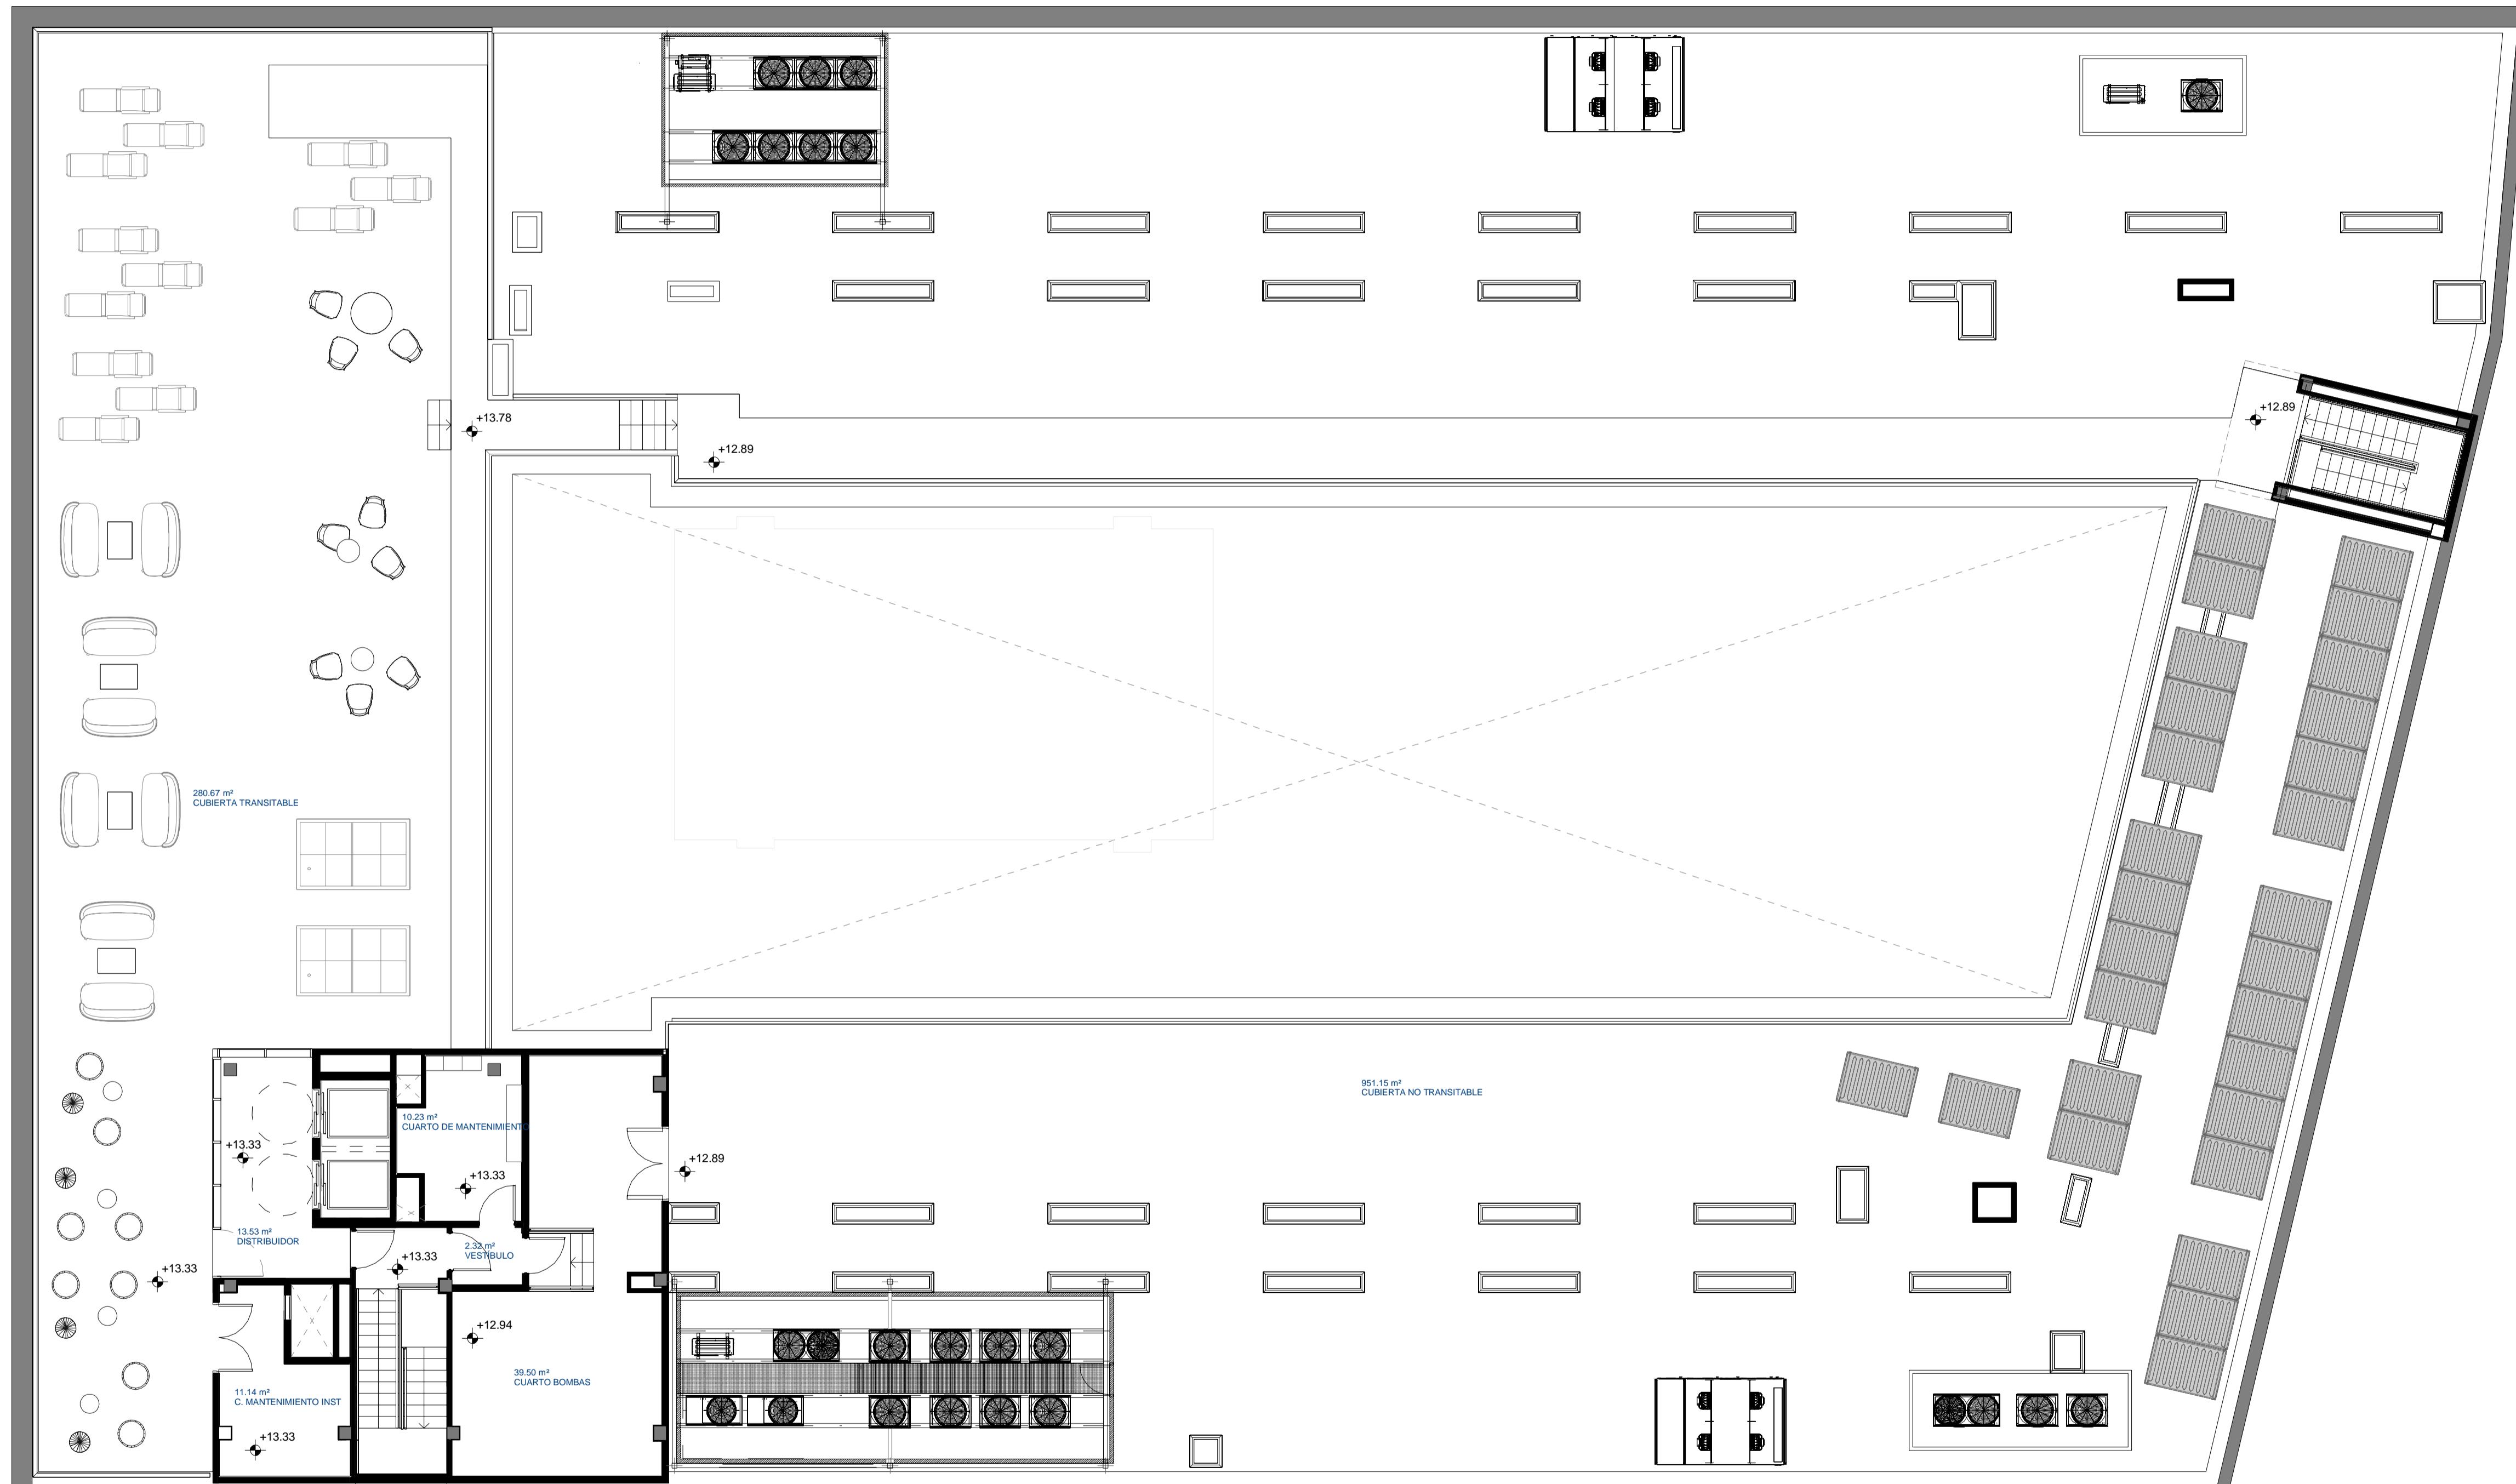

P0707 PE-A104-PP R7

## SERIE A100 - PLANTAS GENERALES Y SUA **PLANTA CUBIERTA**

---

ESCALA: 1/100

NOVIEMBRE 2018

# PROYECTO DE EJECUCIÓN PARA AMPLIACIÓN DE EQUIPAMIENTO EDUCATIVO PRIVADO PARA RESIDENCIA DE ESTUDIANTES EN PARCELA DOTACIONAL

RESIDENCIA DE ESTUDIANTES  
📍 Avda/ Comandante Franco, Nº 6 Madrid